


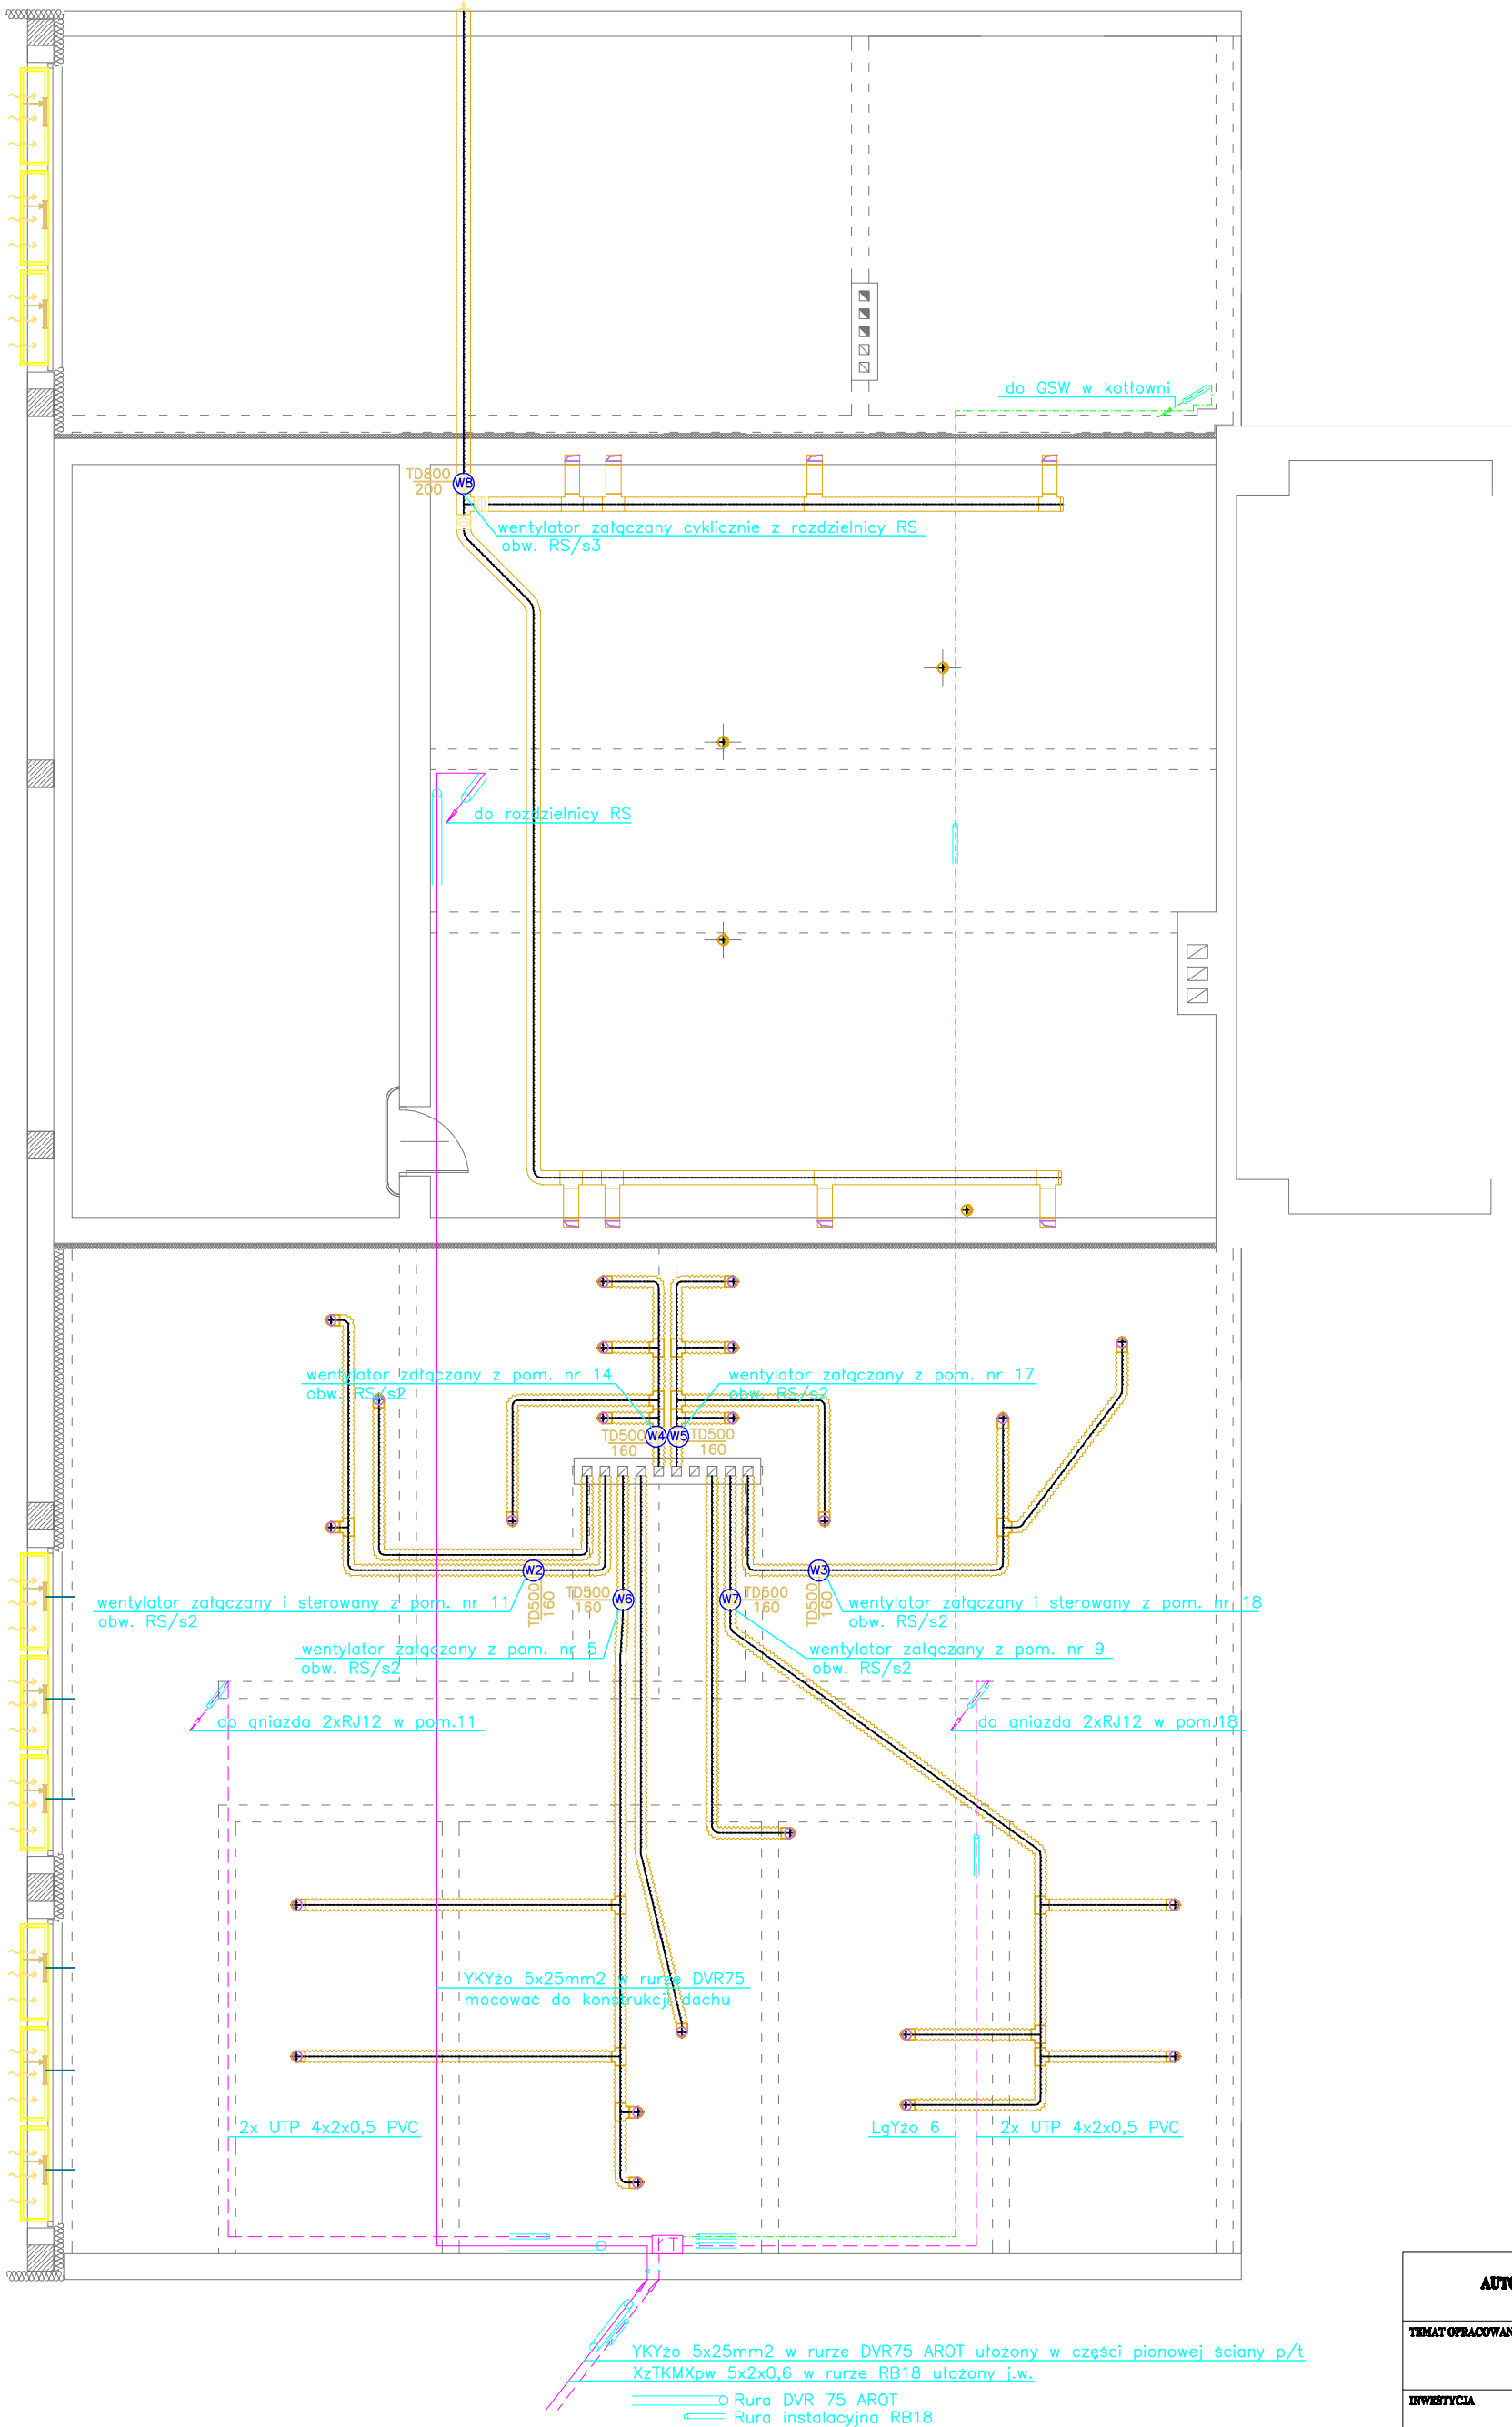

- W3 W3 – wentylator kanałowy TD–500/160 230V/50W zgodnie z wytycznymi projektu sanitarnego;
wentylatory złączane przez czujnik ruchu i sterowane regulatorem REB–1;
- W4 W5 W6 W7 – wentylator kanałowy TD–500/160 230V/50W zgodnie z wytycznymi projektu sanitarnego;
wentylatory złączane przez czujnik ruchu;
- W8 – wentylator kanałowy TD–800/200 230V/128W zgodnie z wytycznymi projektu sanitarnego;
wentylator złączany cyklicznie z rozdzielnicą RS co godzinę przez czas ~15 minut;

KONSORCJUM AUTORSKIE STUDIO ARCHYTEKTURY PIKNEJ MIM TOMASZ MAŁKUS		JEDNOSTKA PROJEKTOWA AS ArPi ul.Andrzej Kwikia 52 64-100 LESZNO			
TEMAT OPRACOWANIA	Polecony przez inwestora projektowo-techniczny budowy hali sportowej przy I Zespole Szkół im. Stanisława Staszica w Wschowie				
INWESTYCJA	BUDOWA HALI (SPORTOWEJ) PRZY I ZESPOLU SZKÓŁ IM. STANISŁAWA STASZICA W WSCHOWIE				PROJEKTANT mgr inż. Mirosław Nowak upr. nr WKP/6216/POCH/06
INWESTOR	 POWIAT WSCHOWSKI z siedzibą w Wschowie PLAC KOSZYNIERÓW 1a, 67-400 WSBOWA Zarząd Powiatu Wschowskiego				AUTENTYK inż. Roman Krzyżewski
OBIEKT	Hala Sportowa przy I Zespole Szkół im. Stanisława Staszica w Wschowie			STADIUM BRANŻA	PROJEKT TECHNICZNY BUDOWLANY ELEKTRYCZNA
LOKALIZACJA	67-400 WSBOWA, ul.Kościełanki nr 11, woj.lubuskie, działka nr ewid. 920/2				
KRYSIK	INSTALACJE ELEKTRYCZNE RZUT PIĘTRA		SKALA 1 : 100	DATA 30 stycznia 2017 r.	KRYSIK 4