


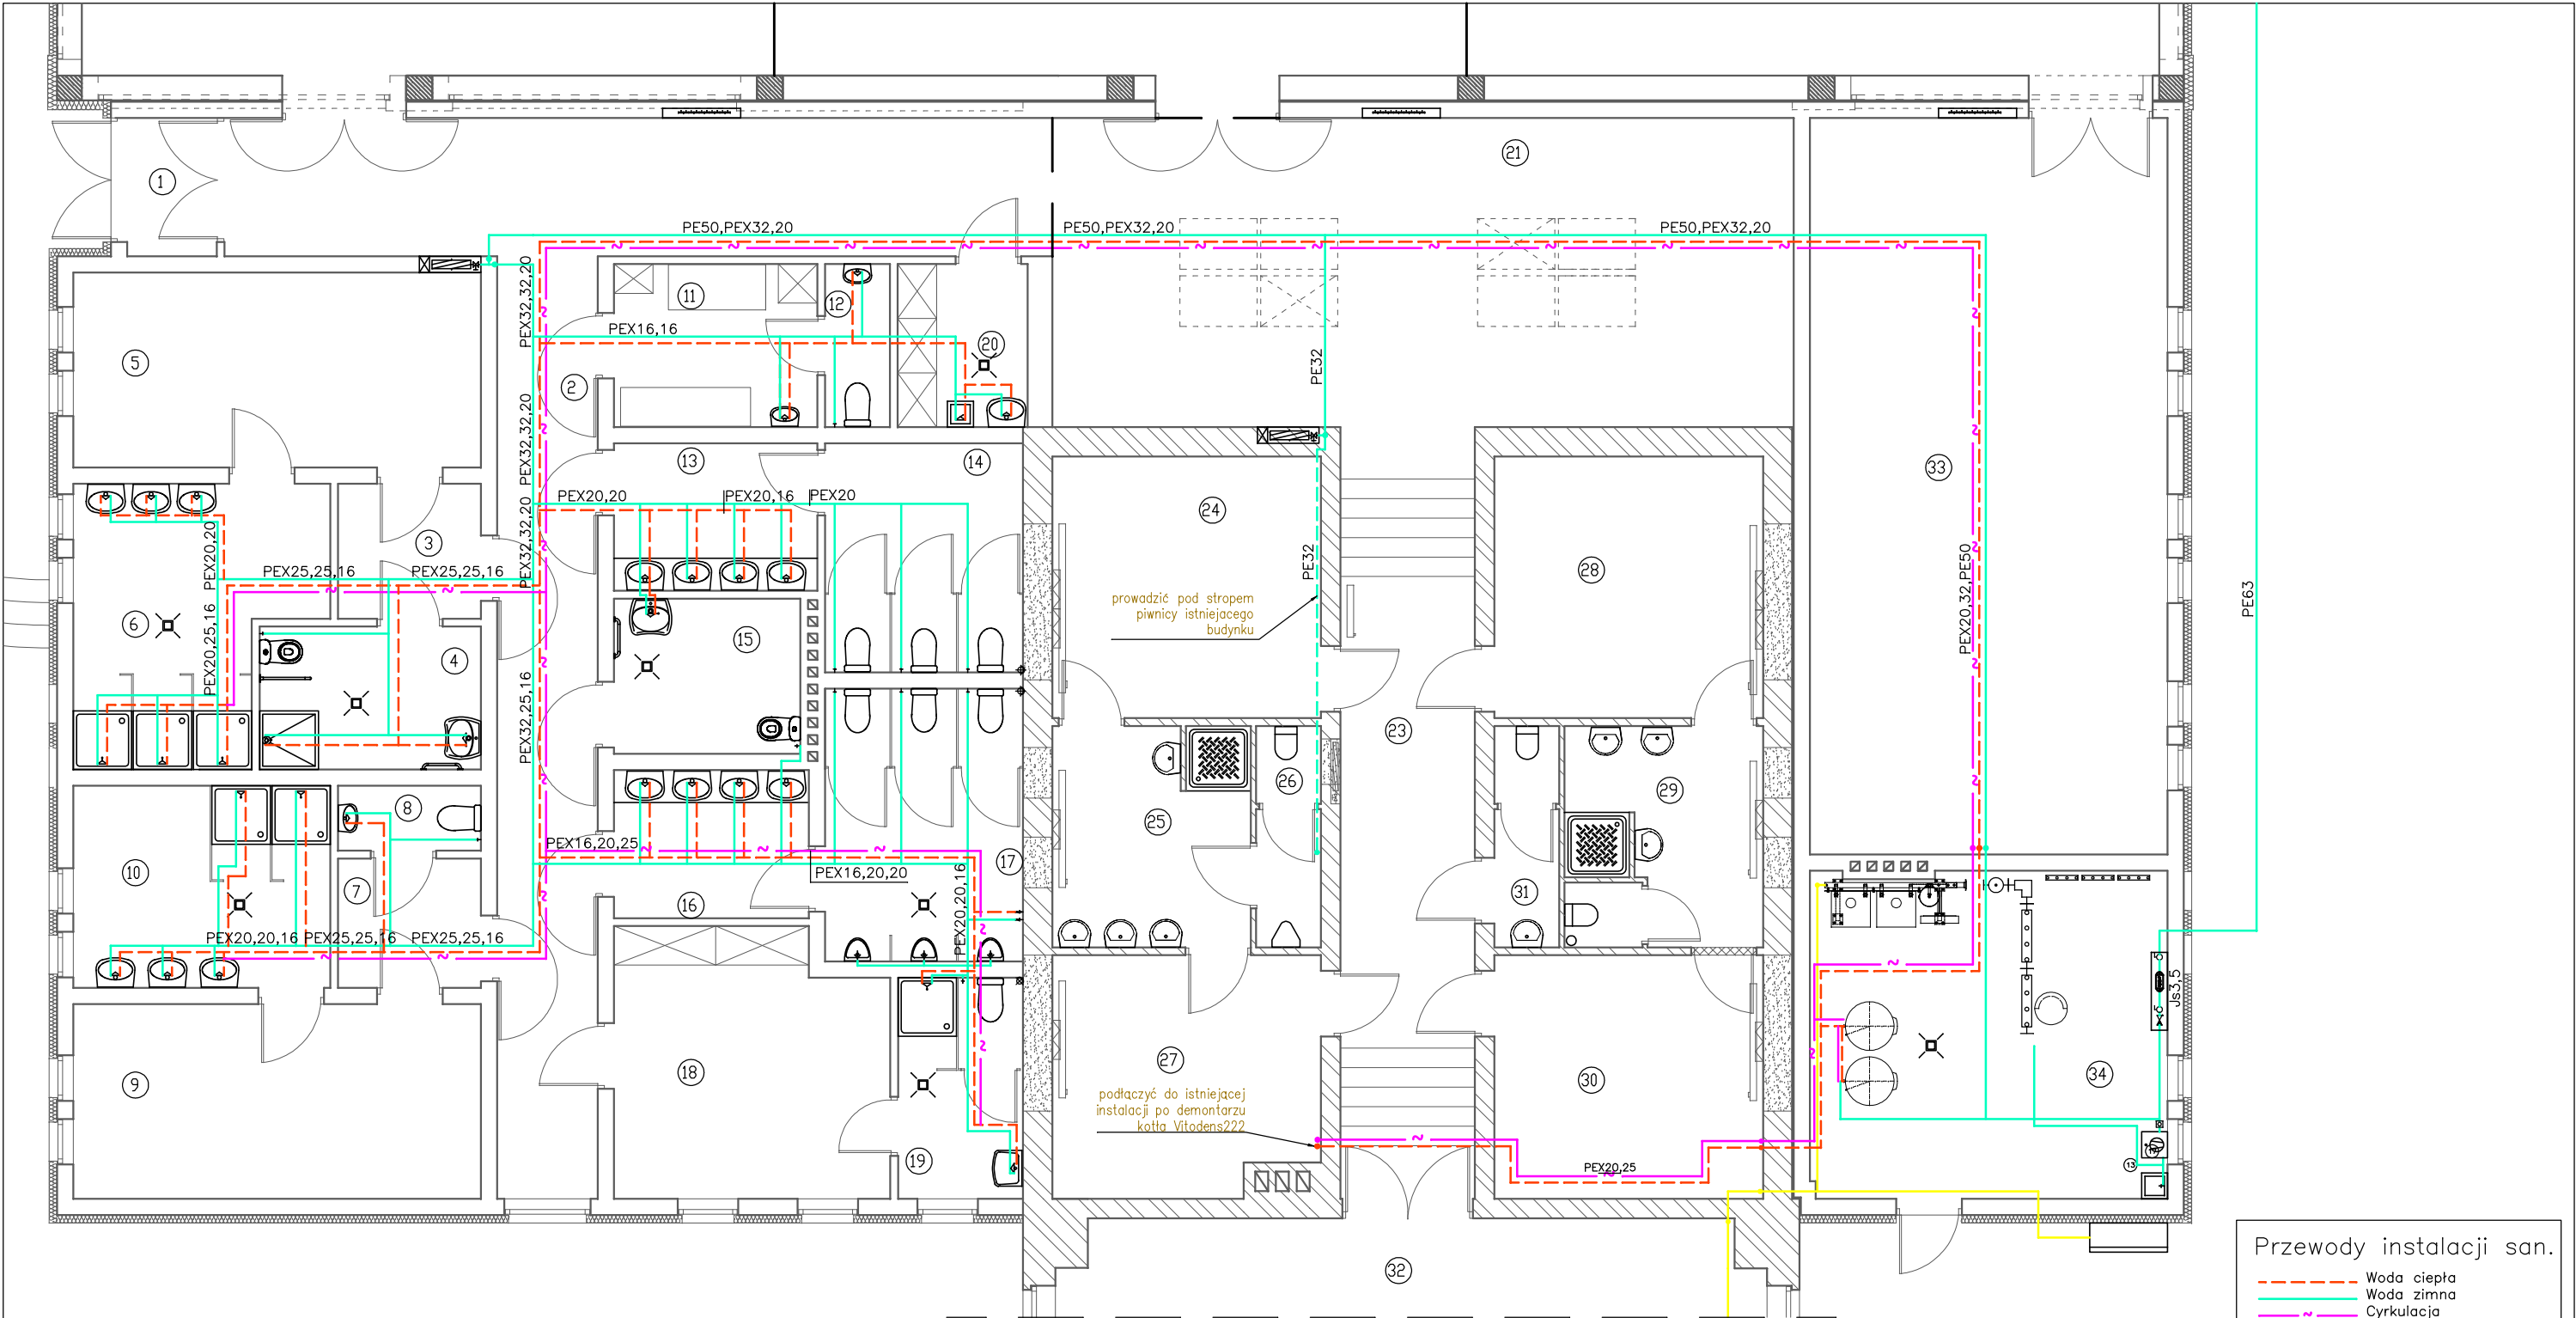

LP	PRZEZNACZENIE POWIERZCHNI	LP	PRZEZNACZENIE POWIERZCHNI
1	WIATROŁAP	18	POKÓJ NAUCZYCIELI WF
2	KORYTARZ	19	WC NAUCZYCIELI WF
3	PRZEDSINEK"E"	20	SCHOWEK PRZĄDKOWY
4	WC DLA NIEPEŁNOSPRAWNYCH	21	HALL GŁÓWNY Z ANEKSEM SZATNI WIESZAKOWEJ
5	SZATNIA"E"	22	NOWA SALA SPORTOWA
6	UMYWALNIA"E"	23	KOTYRARZ CZĘŚCI ISTNIEJĄCEJ
7	PRZEDSINEK"F"	24	SZATNIA"C"
8	WC"F"	25	UMYWALNIA "C+D"
9	SZATNIA "F"	26	WC "C+D"
10	UMYWALNIA"F"	27	SZATNIA"D"
11	POKÓJ PIERWSZEJ POMOCY	28	SZATNIA"A"
12	SANITARIAT LEKARZA	29	UMYWALNIA SANITARNE"A+B"
13	PRZEDSINEK KOBIET	30	SZATNIA"B"
14	WC DLA KOBIET	31	WC OGÓLNE
15	WC DLA NIEPEŁNOSPRAWNYCH	32	ISTNIEJĄCA SALA SPORTOWA
16	PRZEDSINEK MĘŻCZYZN	33	MAGAZYN SPRZĘTU SPORTOWEGO
17	WC DLA MĘŻCZYZN	34	KOTŁOWNIA

UWAGI:

WODA :
rurociągi wody ułożyć w warstwach posadzki
nieoznaczone przewody instalacji sanitarnej - rura PEX16
podłączenie rurociągów do urządzeń wykonać rurą PEX16
Hydrant dn25 z węzłem półsztywnym i gaśnicą ABC



KANALIZACJA - podłączenie urządzeń:
WC - PVC 110



umywalka - PVC 50



kratka ściekowa - PVC 50



pisuar - PVC 50



Przewody instalacji san.

- Woda ciepła
- Woda zimna
- Cyrkulacja
- Kanalizacja
- Gaz
- Gaz istniejący
- Zasilanie CO
- Powrót CO
- Wywiew wentylacja
- Nawiew wentylacja

Konsorcjum : Autorskie Studio Architektury Pięknej i MTM Tomasz Małkus

projektował	mgr inż. Andrzej Kielbik, nr upr.NBGP.V-7342/3/19/97	INWESTOR : POWIAT WSCHOWSKI Plac Kosynierów 1C 67-400 WSCHOWA
asystent	mgr inż. Tomasz Małkus	
opracował	mgr inż. Łucja Pianka	
skala : 1 : 100	Obiekt : Hala sportowa przy I Zespole Szkół im. Stanisława Staszica we Wschowie Adres : ul.Kościuszki nr 11,67-400 WSCHOWA,działka nr ewid.920/2	data : 08/2007
P.B.	Rysunek : Rzut parteru - instalacja wodociągowa	rys. str. 3 49