
 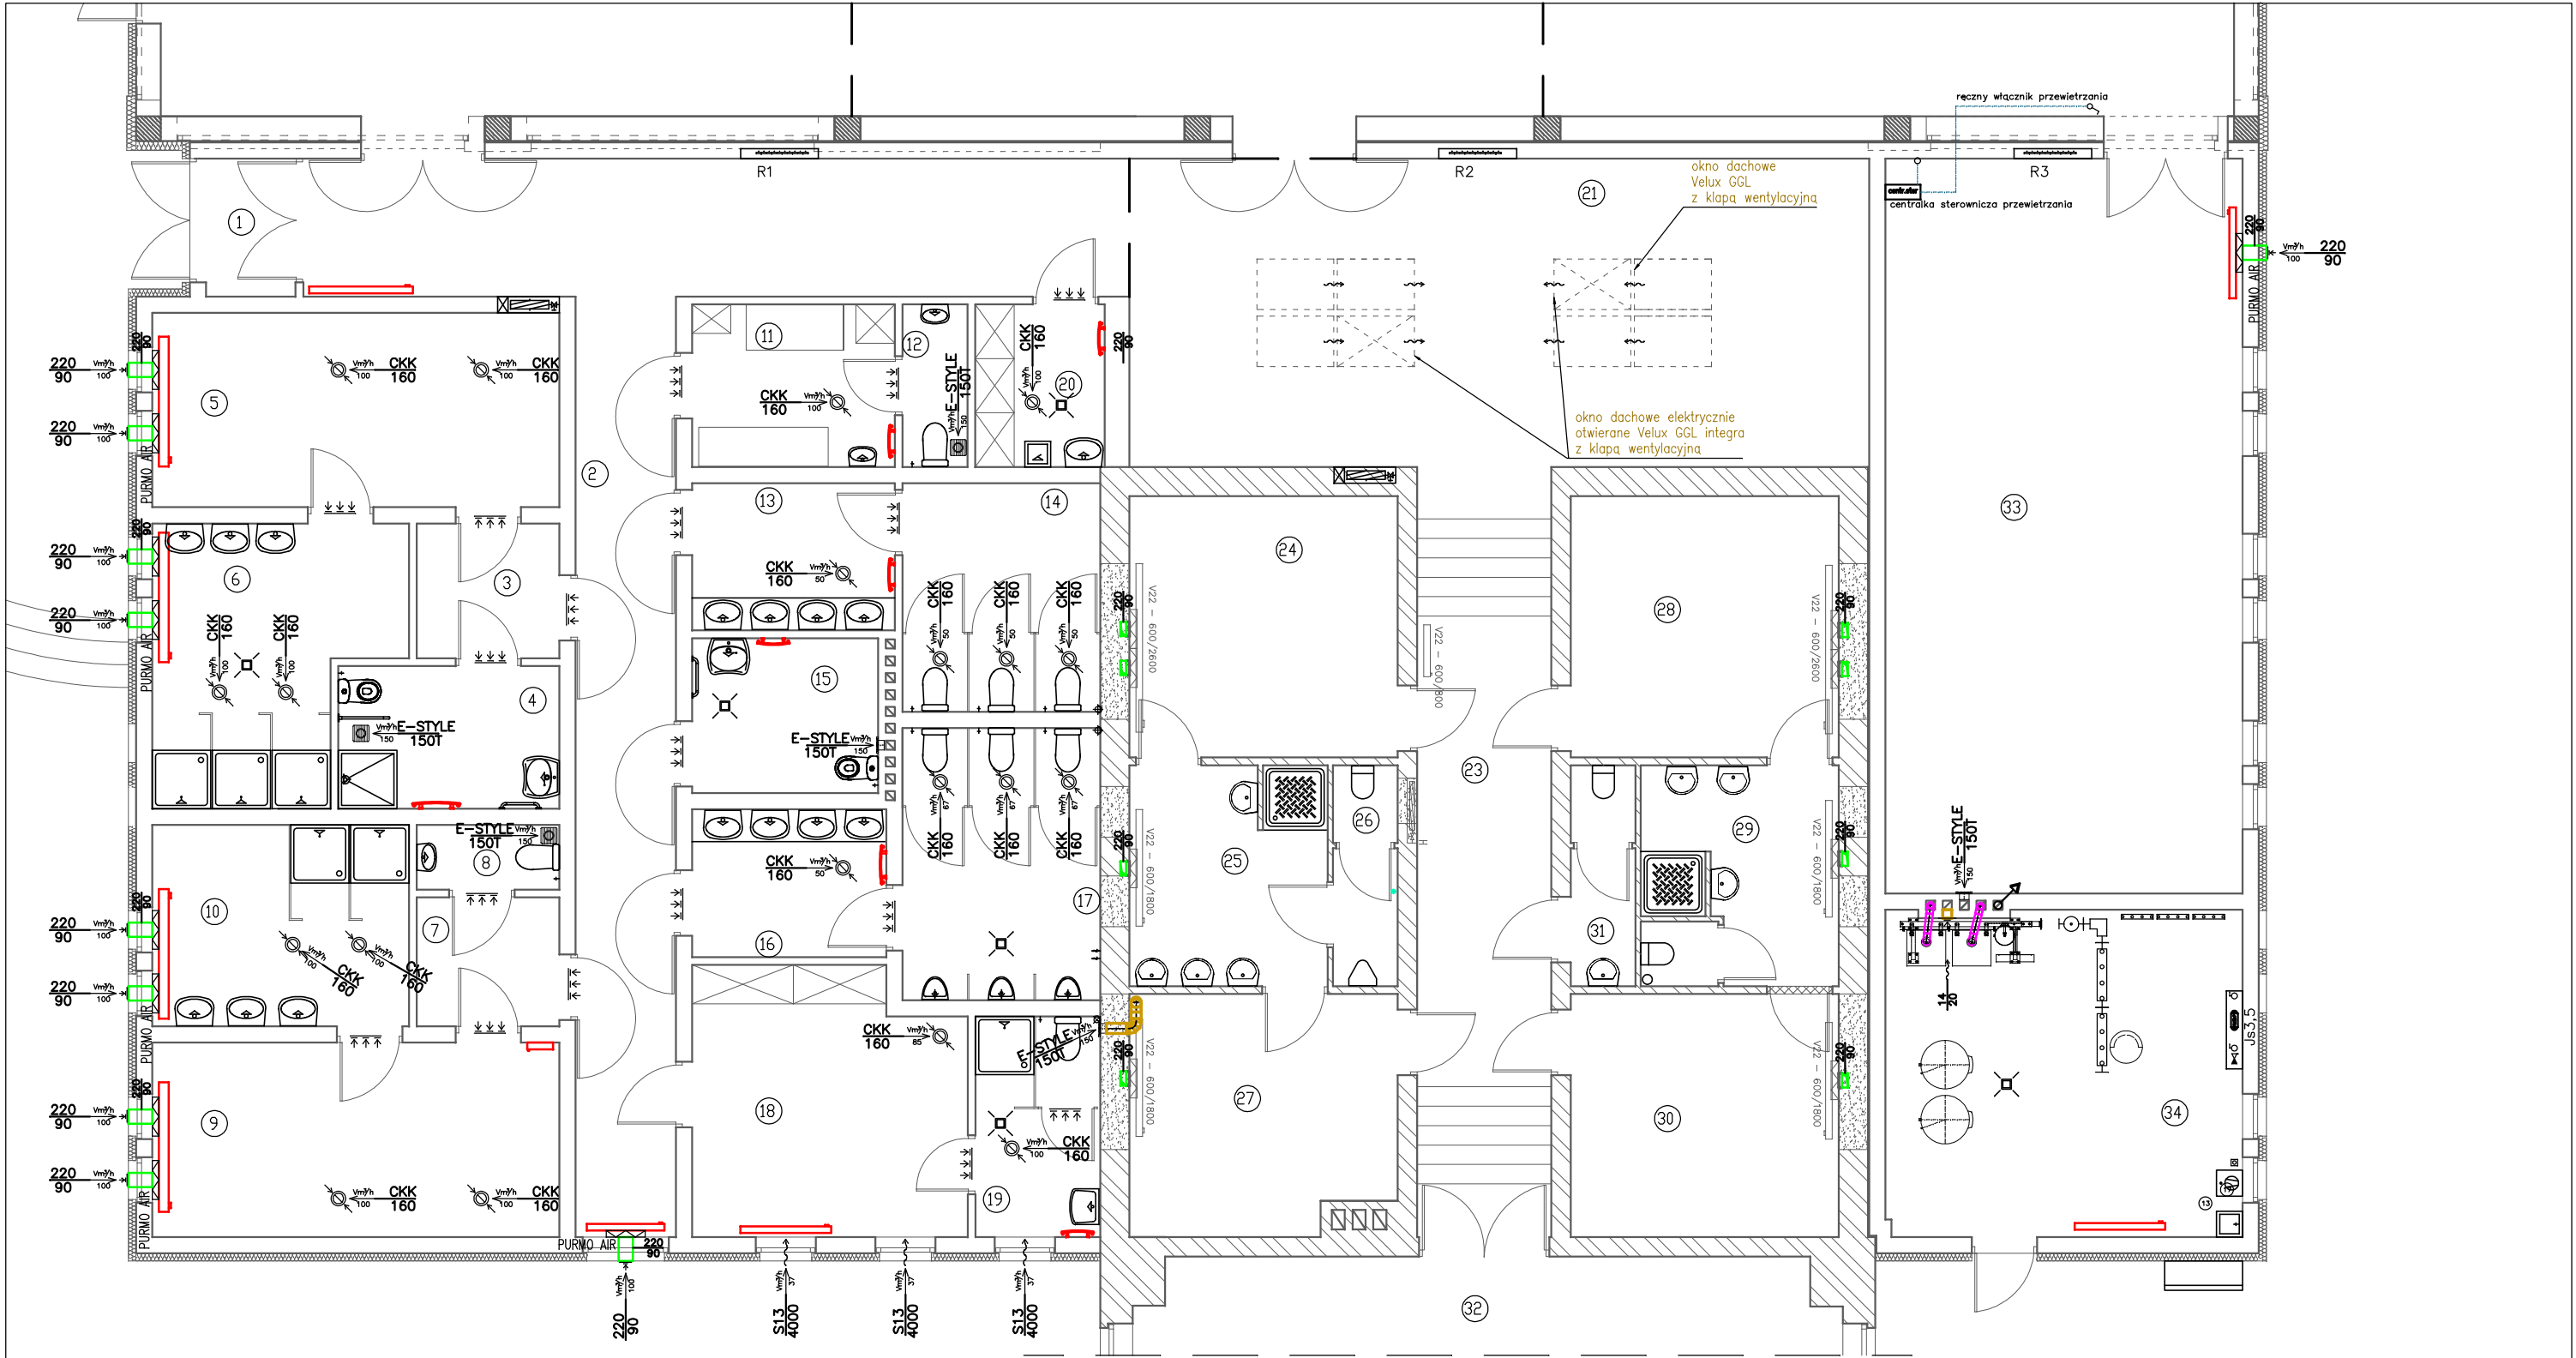




LP	PRZEZNACZENIE POWIERZCHNI	TEMP.	LP	PRZEZNACZENIE POWIERZCHNI	TEMP.
1	WIATROLAP	-	18	POKÓJ NAUCZYCIELI WF	20
2	KORYTARZ	20	19	WC NAUCZYCIELI WF	24
3	PRZEDSINEK"E"	20	20	SCHOWEK PRZĄPKOWY	20
4	WC DLA NIEPEŁNOSPRAWNYCH	24	21	HALL GŁÓWNY Z ANEKSEM SZATNI WIESZAKOWEJ	20
5	SZATNIA"E"	24	22	NOWA SALA SPORTOWA	16
6	UMYWALNIA"E"	24	23	KOTYRARZ CZĘŚCI ISTNIEJĄCEJ	20
7	PRZEDSINEK"F"	24	24	SZATNIA"C"	24
8	WC"F"	20	25	UMYWALNIA "C+D"	24
9	SZATNIA "F"	24	26	WC "C+D"	24
10	UMYWALNIA"F"	24	27	SZATNIA"D"	24
11	POKÓJ PIERWSZEJ POMOCY	20	28	SZATNIA"A"	24
12	SANITARIAT LEKARZA	20	29	UMYWALNIA SANITARNE"A+B"	24
13	PRZEDSINEK KOBIET	20	30	SZATNIA"B"	24
14	WC DLA KOBIET	20	31	WC OGÓLNE	20
15	WC DLA NIEPEŁNOSPRAWNYCH	20	32	ISTNIEJĄCA SALA SPORTOWA	16
16	PRZEDSINEK MĘŻCZYZN	20	33	MAGAZYN SPRZĘTU SPORTOWEGO	16
17	WC DLA MĘŻCZYZN	20	34	KOTŁOWNIA	16

UWAGI:

WENTYLACJA :

-  1.kratka kontaktowa drzwiowa
-  2.zestaw wentylacyjny PURMO AIR PA22
-  3.nawiewnik wentylacyjny Select S13 4000/PC30 37m3/h
-  4.wentylator Danfoss E-Style 150T

Konsorcjum : Autorskie Studio Architektury Pięknej i MTM Tomasz Małkus			
projektował	mgr inż. Andrzej Kielbik,nr upr.NBGP.V-7342/3/19/97	INWESTOR : POWIAT WSCHOWSKI Plac Kosynierów 1C 67-400 WSCHOWA	data : 08/2007 rys. str. 6 52
asystent	mgr inż. Tomasz Małkus		
opracował	mgr inż. Łucja Pianka		
skala : 1 : 100	Obiekt : Hala sportowa przy I Zespole Szkół im. Stanisława Staszica we Wschowie		P.B.
	Adres : ul.Kościuszki nr 11,67-400 WSCHOWA,działka nr ewid.920/2		
	Rysunek : Rzut parteru - instalacja wentylacji (cz.szatniowa)		