


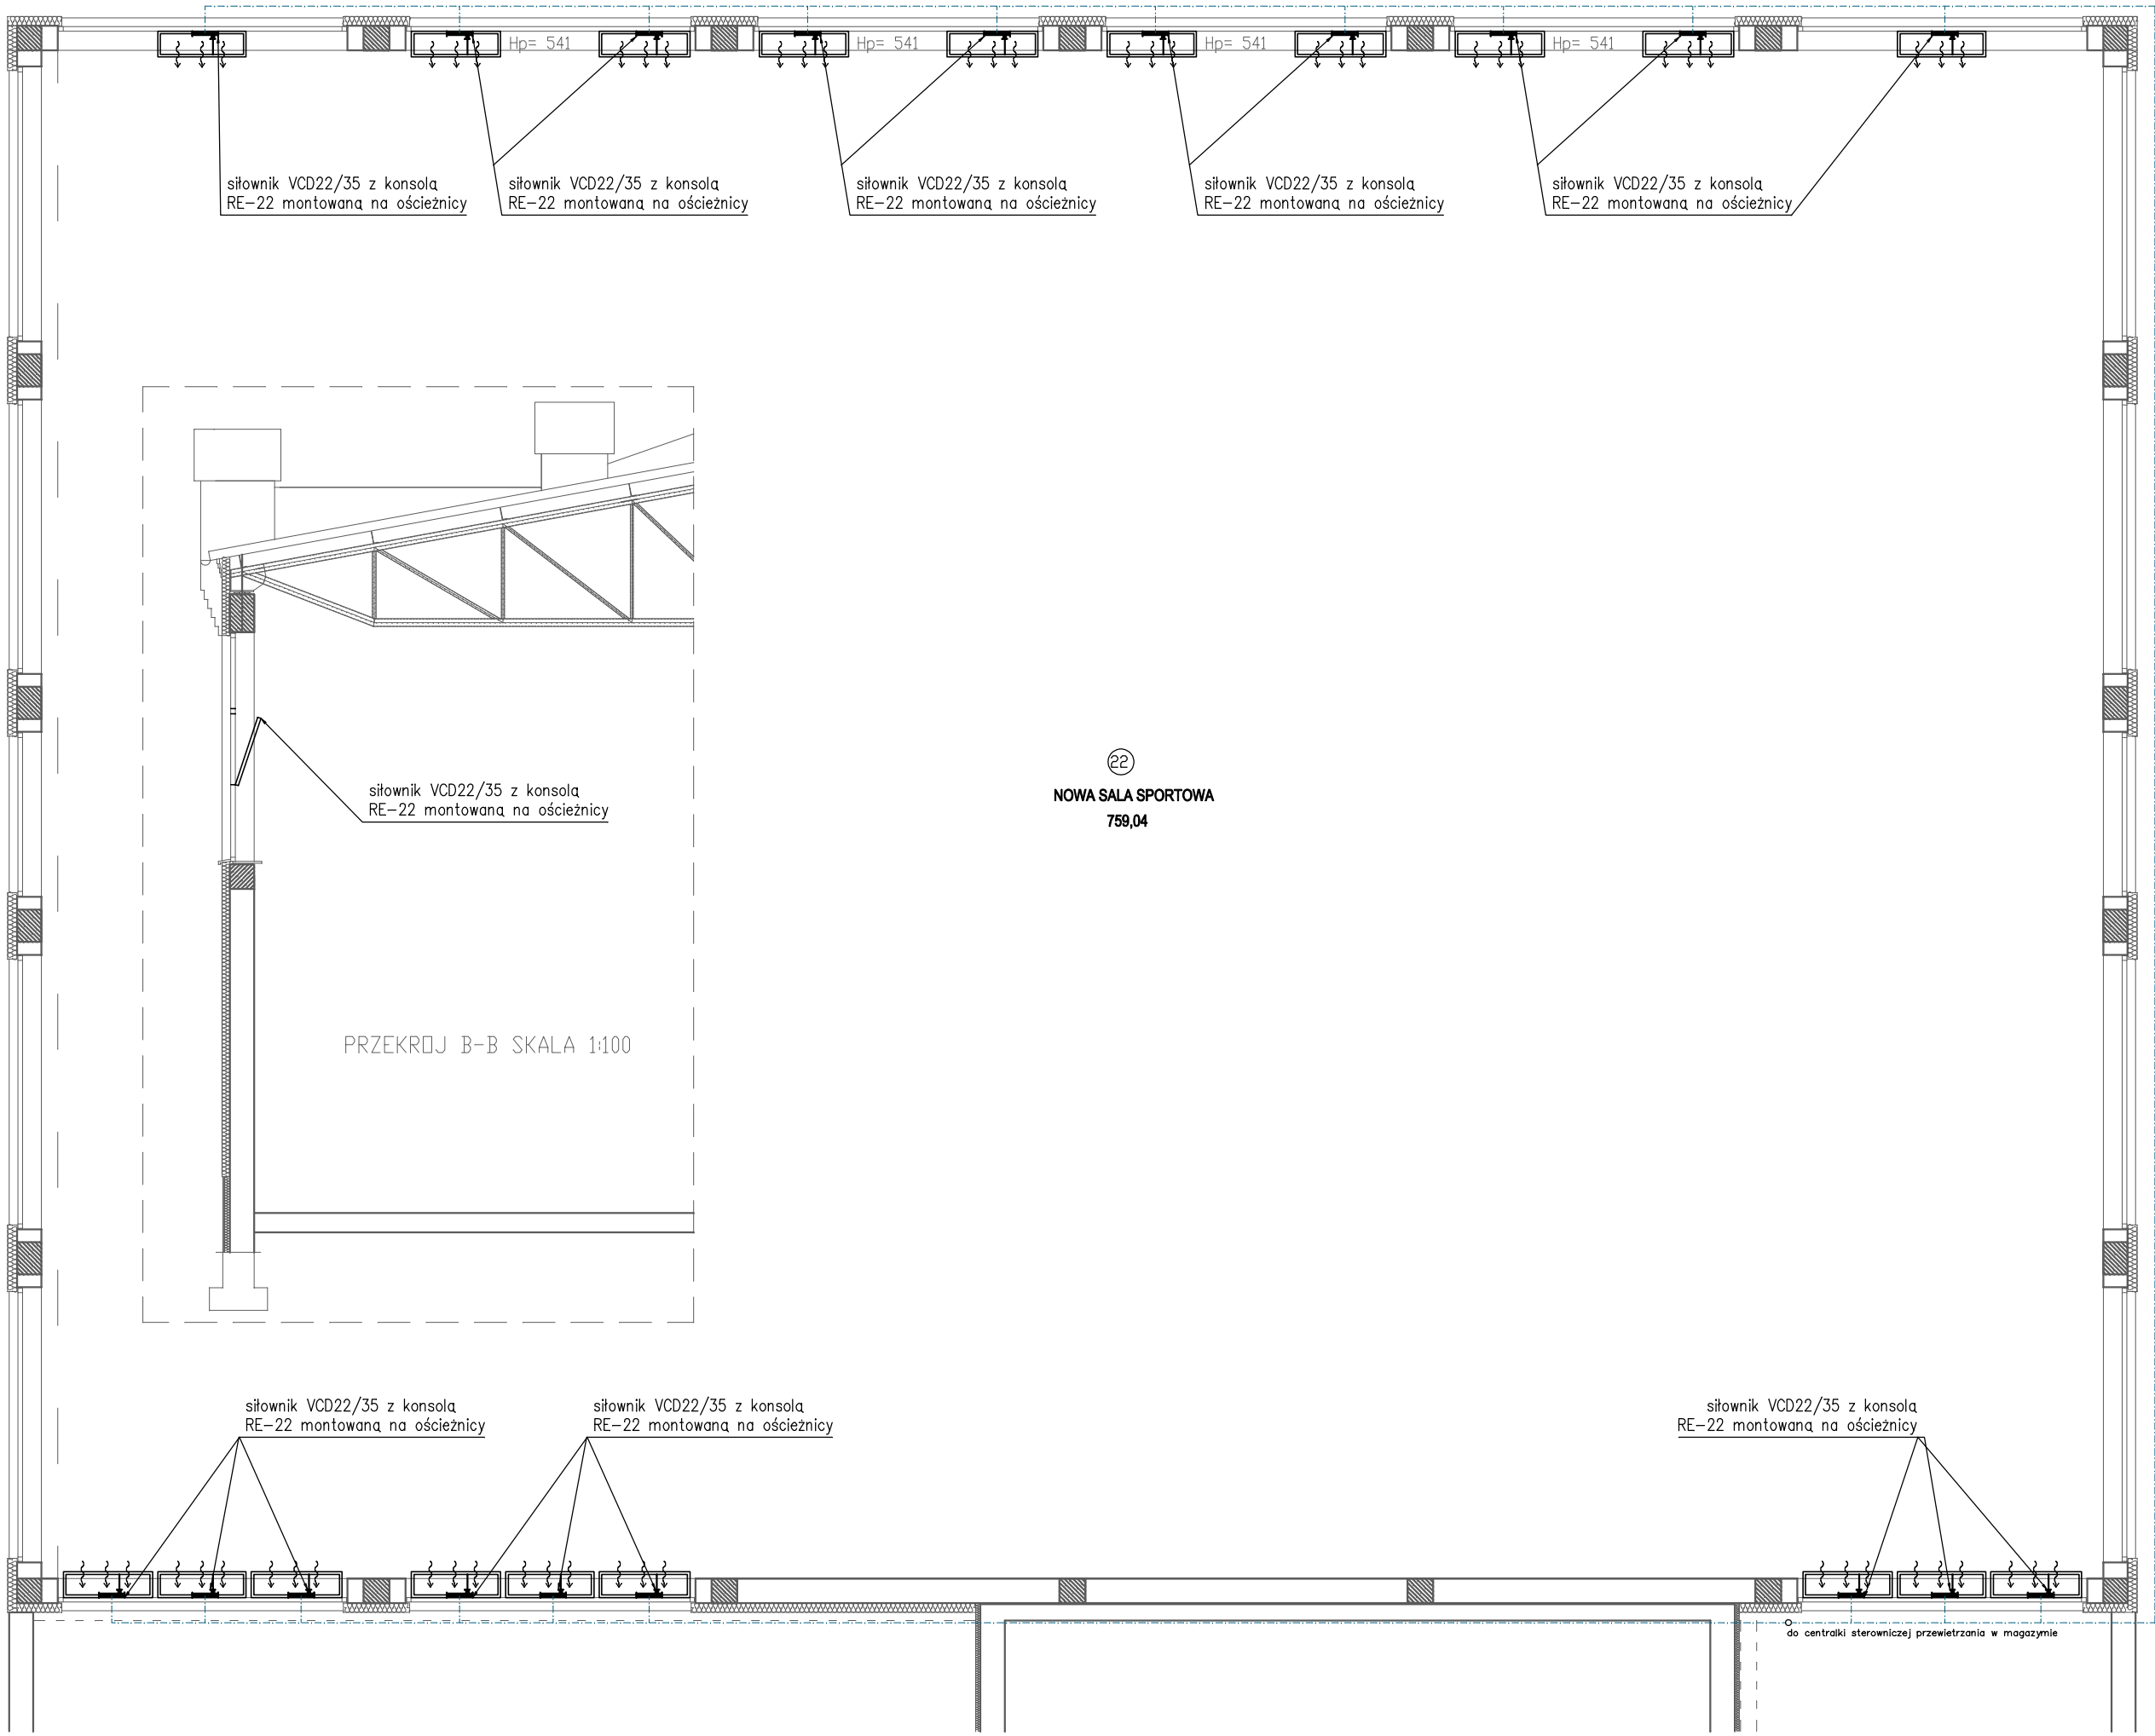

Konsorcjum : Autorskie Studio Architektury Pięknej i MTM Tomasz Małkus				
projektował	mgr inż. Andrzej Kielbik, nr upr. NBGP. V-7342/3/19/97	INWESTOR :		
asystent	mgr inż. Tomasz Małkus	POWIAT WSCHOWSKI		
opracował	mgr inż. Łucja Planka	Plac Kosynierów 1C		
skala : 1 : 100	Obiekt : Hala sportowa przy I Zespole Szkół im. Stanisława Staszica we Wschowie		data :	
	Adres : ul. Kościuszki nr 11, 67-400 WSCHOWA, działka nr ewid. 920/2		08/2007	
P.B.	Rysunek : Poziom +5,50. Instalacja wentylacji - Przewietrzanie		nys. str.	
			7 53	