


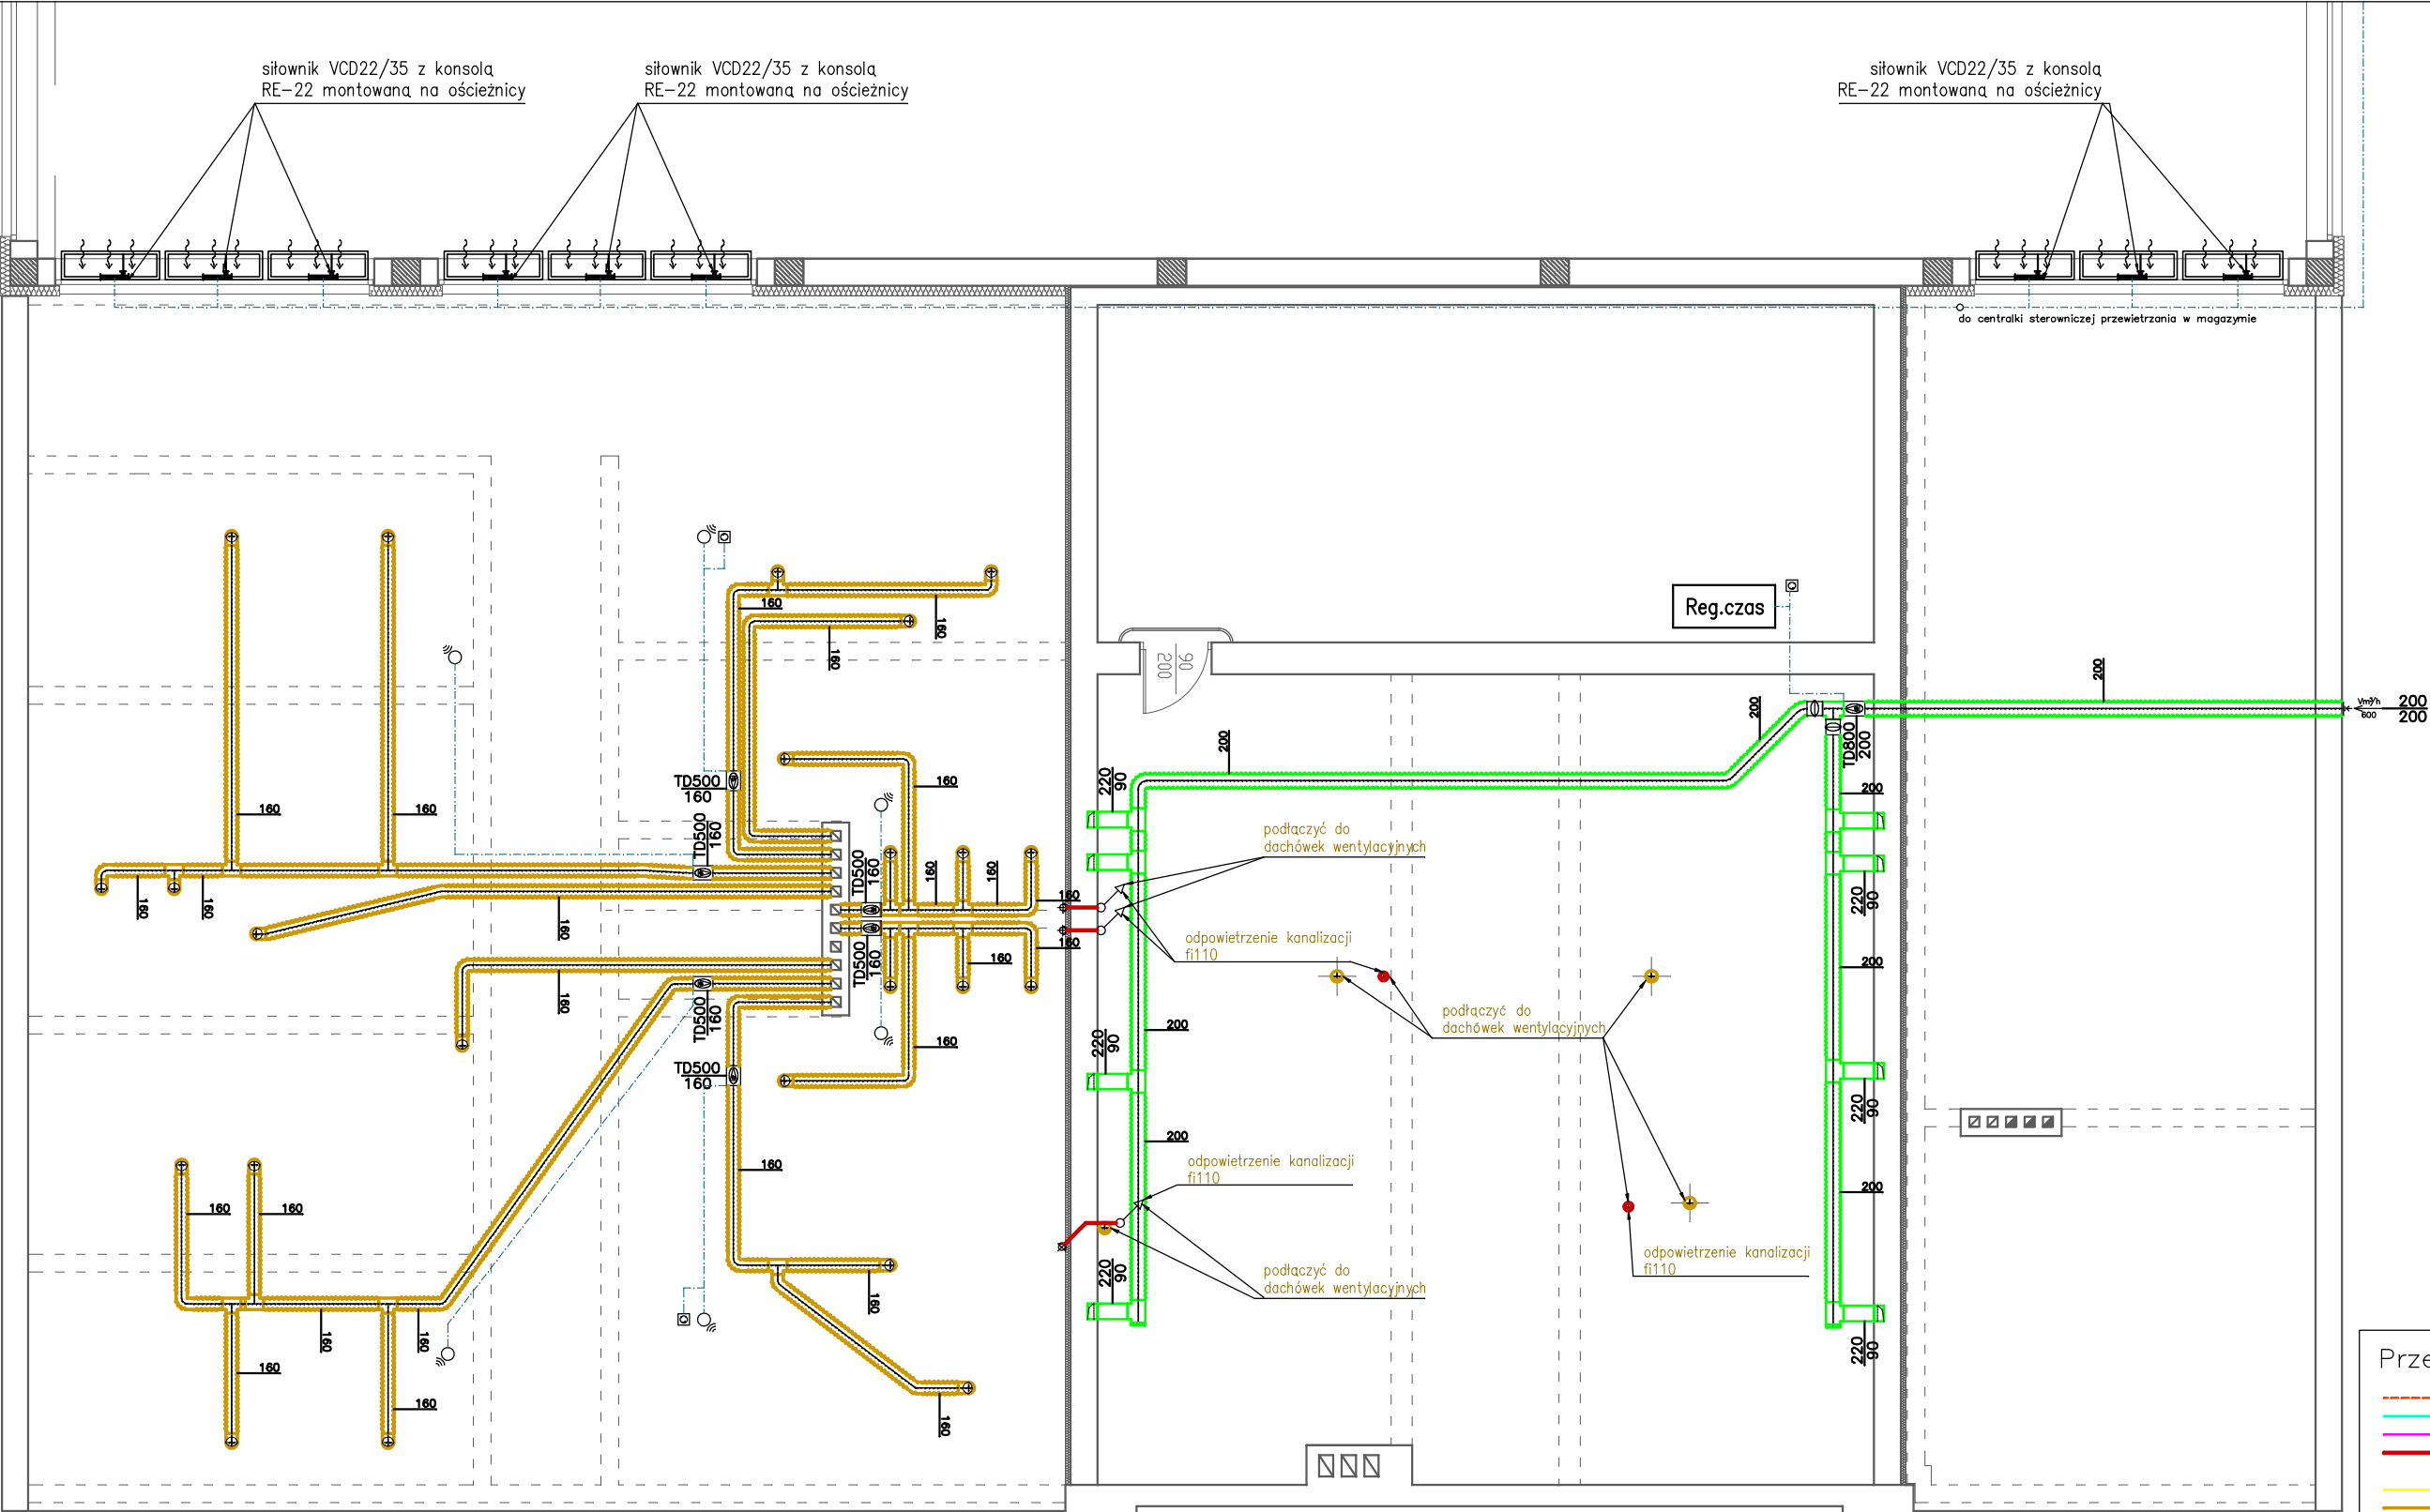

Przewody instalacji san.	
---	Woda ciepła
---	Woda zimna
---	Cyrkulacja
---	Kanalizacja
---	Gaz
---	Gaz istniejący
---	Zasilanie CO
---	Powrót CO
---	Wywiew wentylacja
---	Nawiew wentylacja

Konsorcjum : Autorskie Studio Architektury Pięknej i MTM Tomasz Małkus			
projektował	mgr inż. Andrzej Kielbik, nr upr. NBGP.V-7342/3/19/97	INWESTOR : POWIAT WSCHOWSKI Plac Kosynierów 1C 67-400 WSCHOWA	
asystent	mgr inż. Tomasz Małkus		
opracował	mgr inż. Łucja Pianka		
skala : 1 : 100	Obiekt : Hala sportowa przy I Zespole Szkół im. Stanisława Staszica we Wschowie		data : 08/2007
P.B.	Adres : ul.Kościuszki nr 11,67-400 WSCHOWA,działka nr ewid.920/2		rys. str.
	Rysunek : Rzut piętra - instalacja wentylacji		8 54